


# 町田市民病院東棟4階HCU改修工事

2022年 月 日


発注者  
設計・監理監修


町田市病院事業管理者 金崎 章  
株式会社 石本建築事務所

図番	図面名称	縮尺	図番	図面名称	縮尺	図番	図面名称	縮尺	図番	図面名称	縮尺
A-00	仮設案内図	1/300	E-01	電灯設備4階平面図	1/200	M-01	衛生設備4階平面図	1/100			
A-01	建築改修 4階平面図 1/2	1/100	E-02	コンセント・弱電設備4階平面図	1/200	M-02	空調設備4階平面図(1)	1/100			
A-02	建築改修 4階平面図 2/2	1/100	E-03	(電気設備工事案内図) 幹線・動力設備4階平面図	1/200	M-03	空調設備4階平面図(2)	1/100			
A-03	(建築工事案内図) 既存内部仕上表-1(4階)	—	E-04	(電気設備工事案内図) 電灯設備4階平面図	1/200	M-04	(衛生設備工事案内図) 給排水4階平面図	1/200			
A-04	(建築工事案内図) 既存内部仕上表-2(4階)	—	E-05	(電気設備工事案内図) 誘導灯・非常照明設備4階平面図	1/200	M-05	(衛生設備工事案内図) 医ガス4階平面図	1/200			
A-05	(建築工事案内図) 既存4階平面図	1/400	E-06	(電気設備工事案内図) 照明器具姿図(1)	N・S	M-06	(衛生設備工事案内図) スプリンクラー4階平面図	1/200			
A-06	(建築工事案内図) 既存矩計図	1/100	E-07	(電気設備工事案内図) 照明器具姿図(2)	N・S	M-07	(空調設備工事案内図) 空調配管4階平面図	1/200			
A-07	(建築工事案内図) 既存平面詳細図-1(4階)	1/100	E-08	(電気設備工事案内図) コンセント設備4階平面図	1/200	M-08	(空調設備工事案内図) 空調ダクト4階平面図	1/200			
A-08	(建築工事案内図) 既存平面詳細図-2(4階)	1/100	E-09	(電気設備工事案内図) 電灯分電盤(4L-1)結線図(1)	N・S	M-09	(空調設備工事案内図) 自動制御4階平面図	1/200			
A-09	(建築工事案内図) 既存平面詳細図-3(4階)	1/100	E-10	(電気設備工事案内図) 電灯分電盤(4L-1)結線図(2)	N・S						
A-10	(建築工事案内図) 既存天井伏図(4階)	1/300	E-11	(電気設備工事案内図) 電灯分電盤(4L-1)結線図(3)	N・S						
A-11	(建築工事案内図) 既存建具姿図	1/200	E-12	(電気設備工事案内図) テレビ共同受信設備系統図	N・S						
A-12	(建築工事案内図) 既存建具案内図(4階)	1/400	E-13	(電気設備工事案内図) 医療モニター配管設備系統図	N・S						
A-13	(建築工事案内図) 既存建具表	—	E-14	(電気設備工事案内図) テレビ・電話・情報・医療モニター配管設備4階平面図	1/200						
A-14	(建築工事案内図) 既存雑詳細図-1	図示	E-15	(電気設備工事案内図) 拡声・電気時計設備4階平面図	1/200						
A-15	(建築工事案内図) 既存雑詳細図-2	図示	E-16	(電気設備工事案内図) 自動火災報知設備4階平面図	1/200						
A-16	(建築工事案内図) 既存雑詳細図-3	図示									
A-17	(建築工事案内図) 既存雑詳細図-4	図示									
A-18	(建築工事案内図) 既存雑詳細図-5	図示									
A-19	(建築工事案内図) 既存雑詳細図-6	図示									

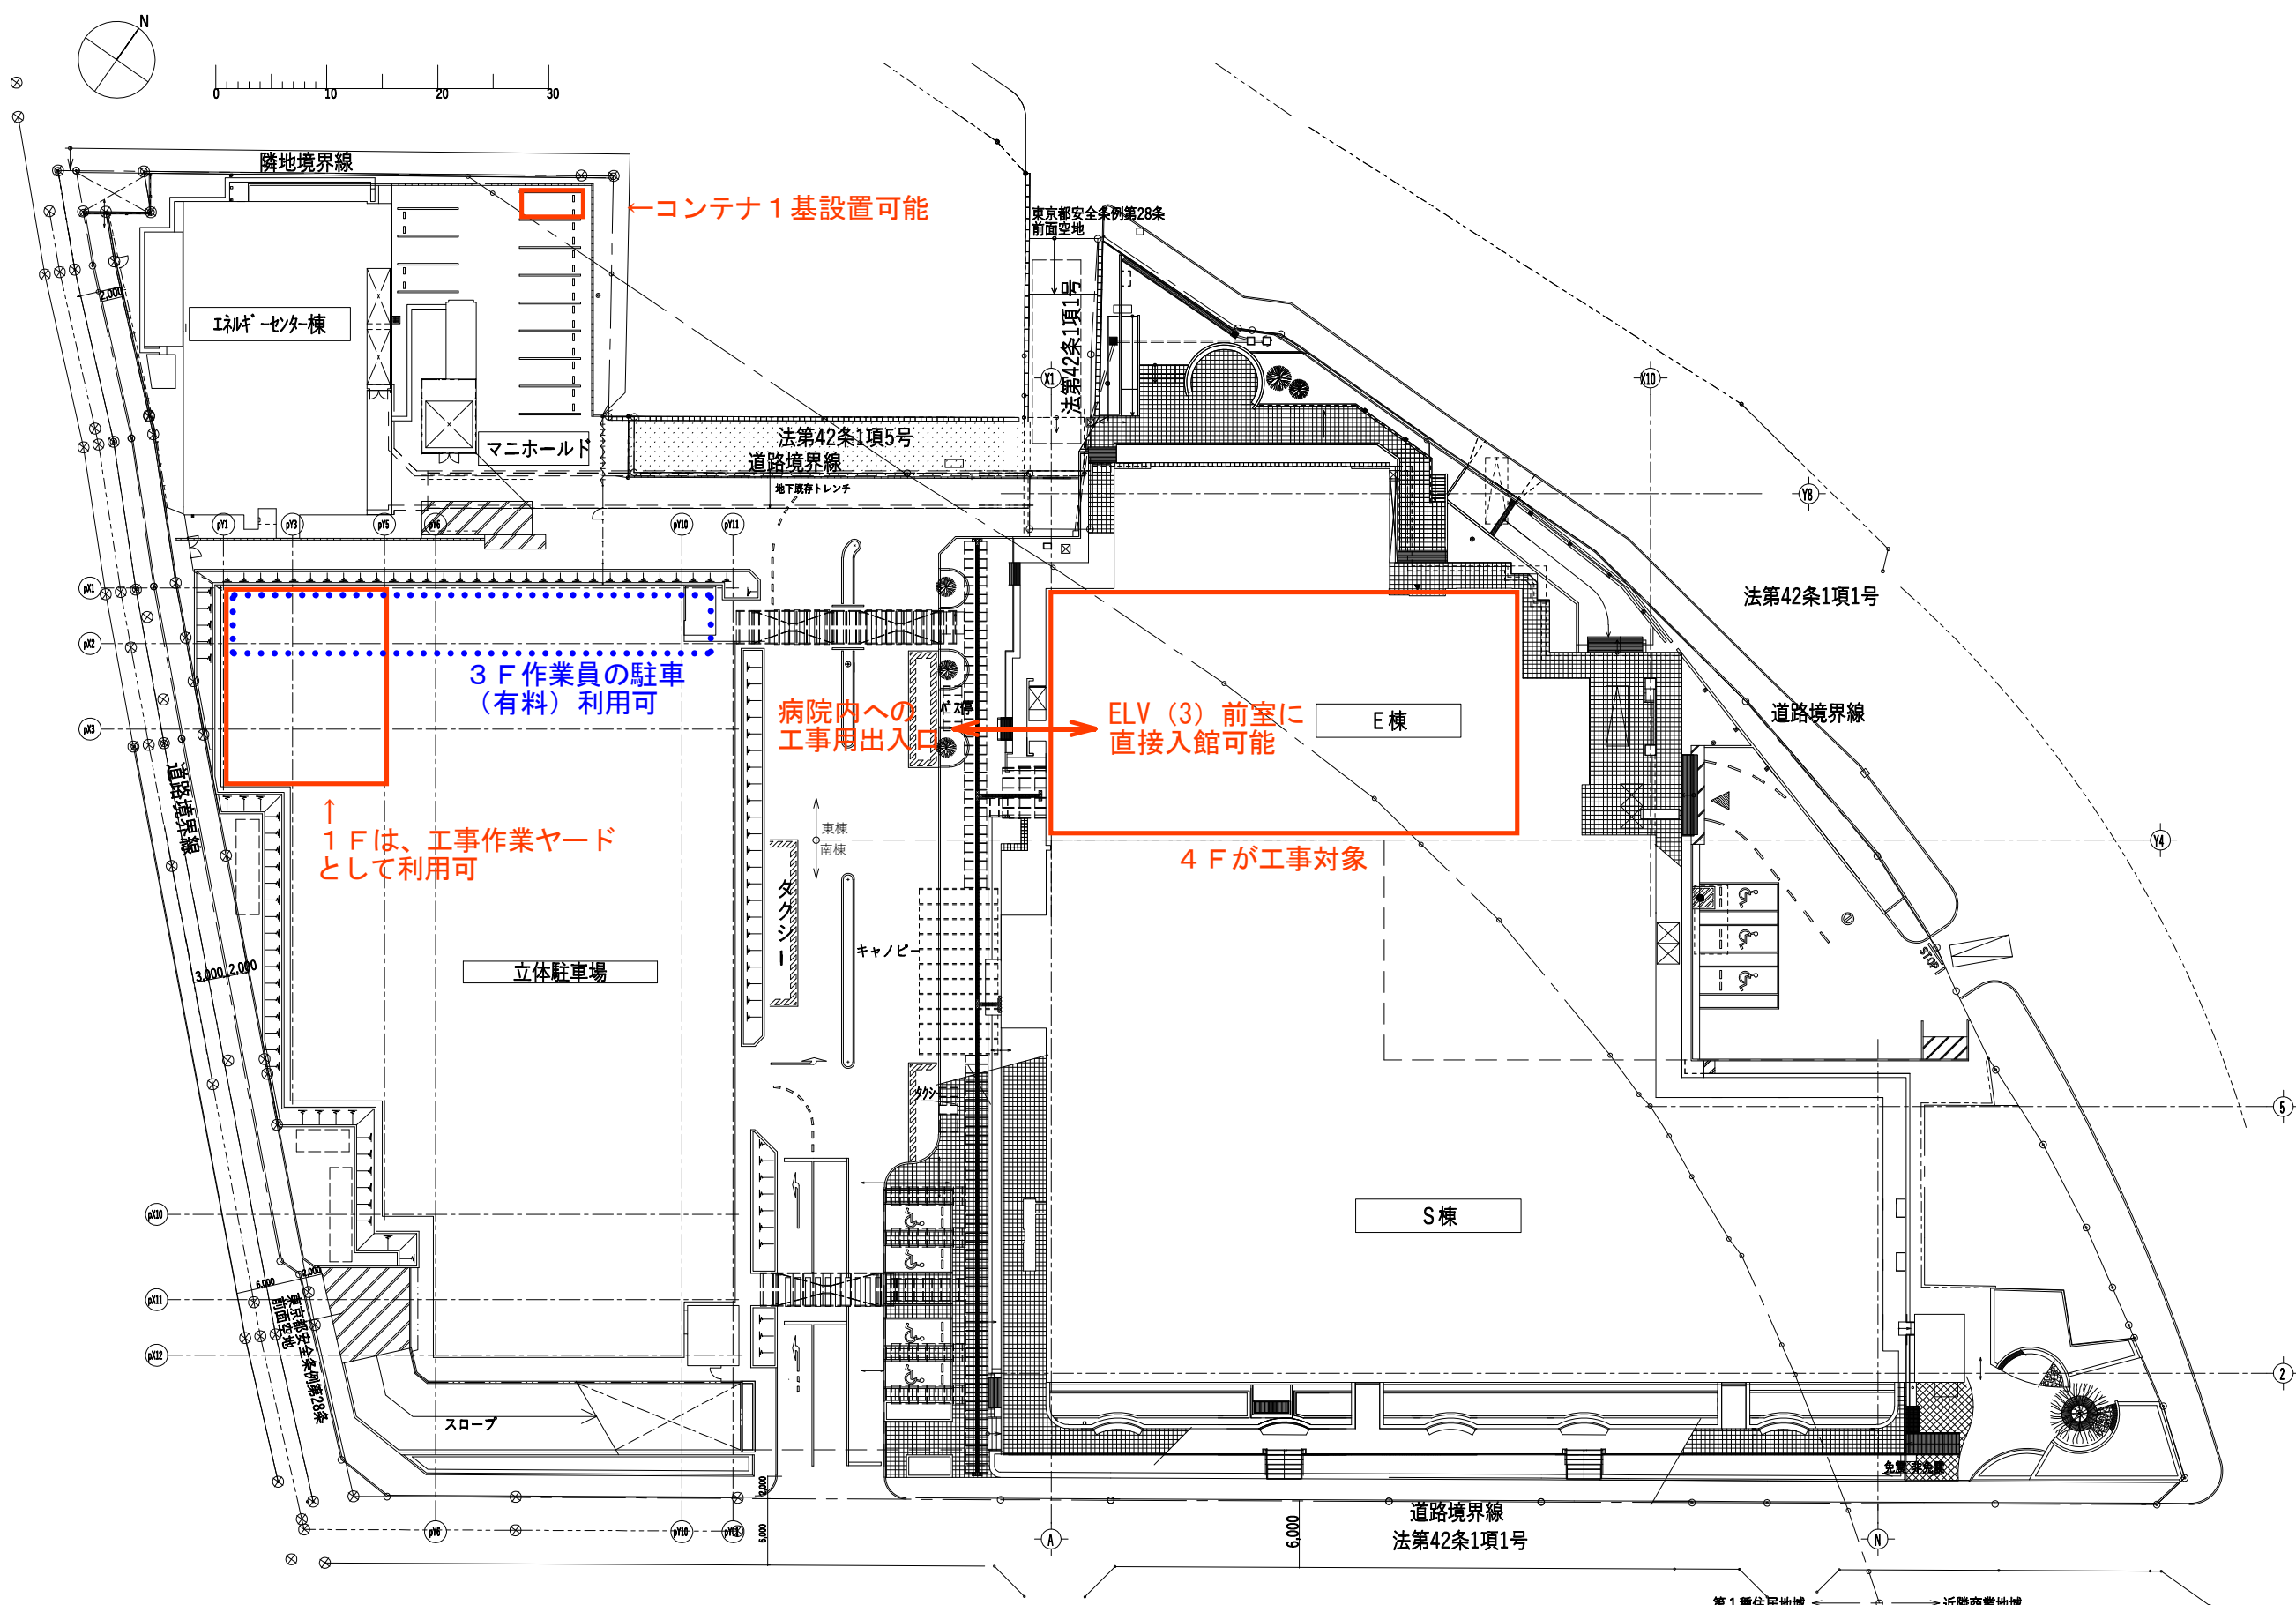

敷地面積 15,484.33㎡  
 計画地所在地 東京都町田市旭町2丁目15番41号

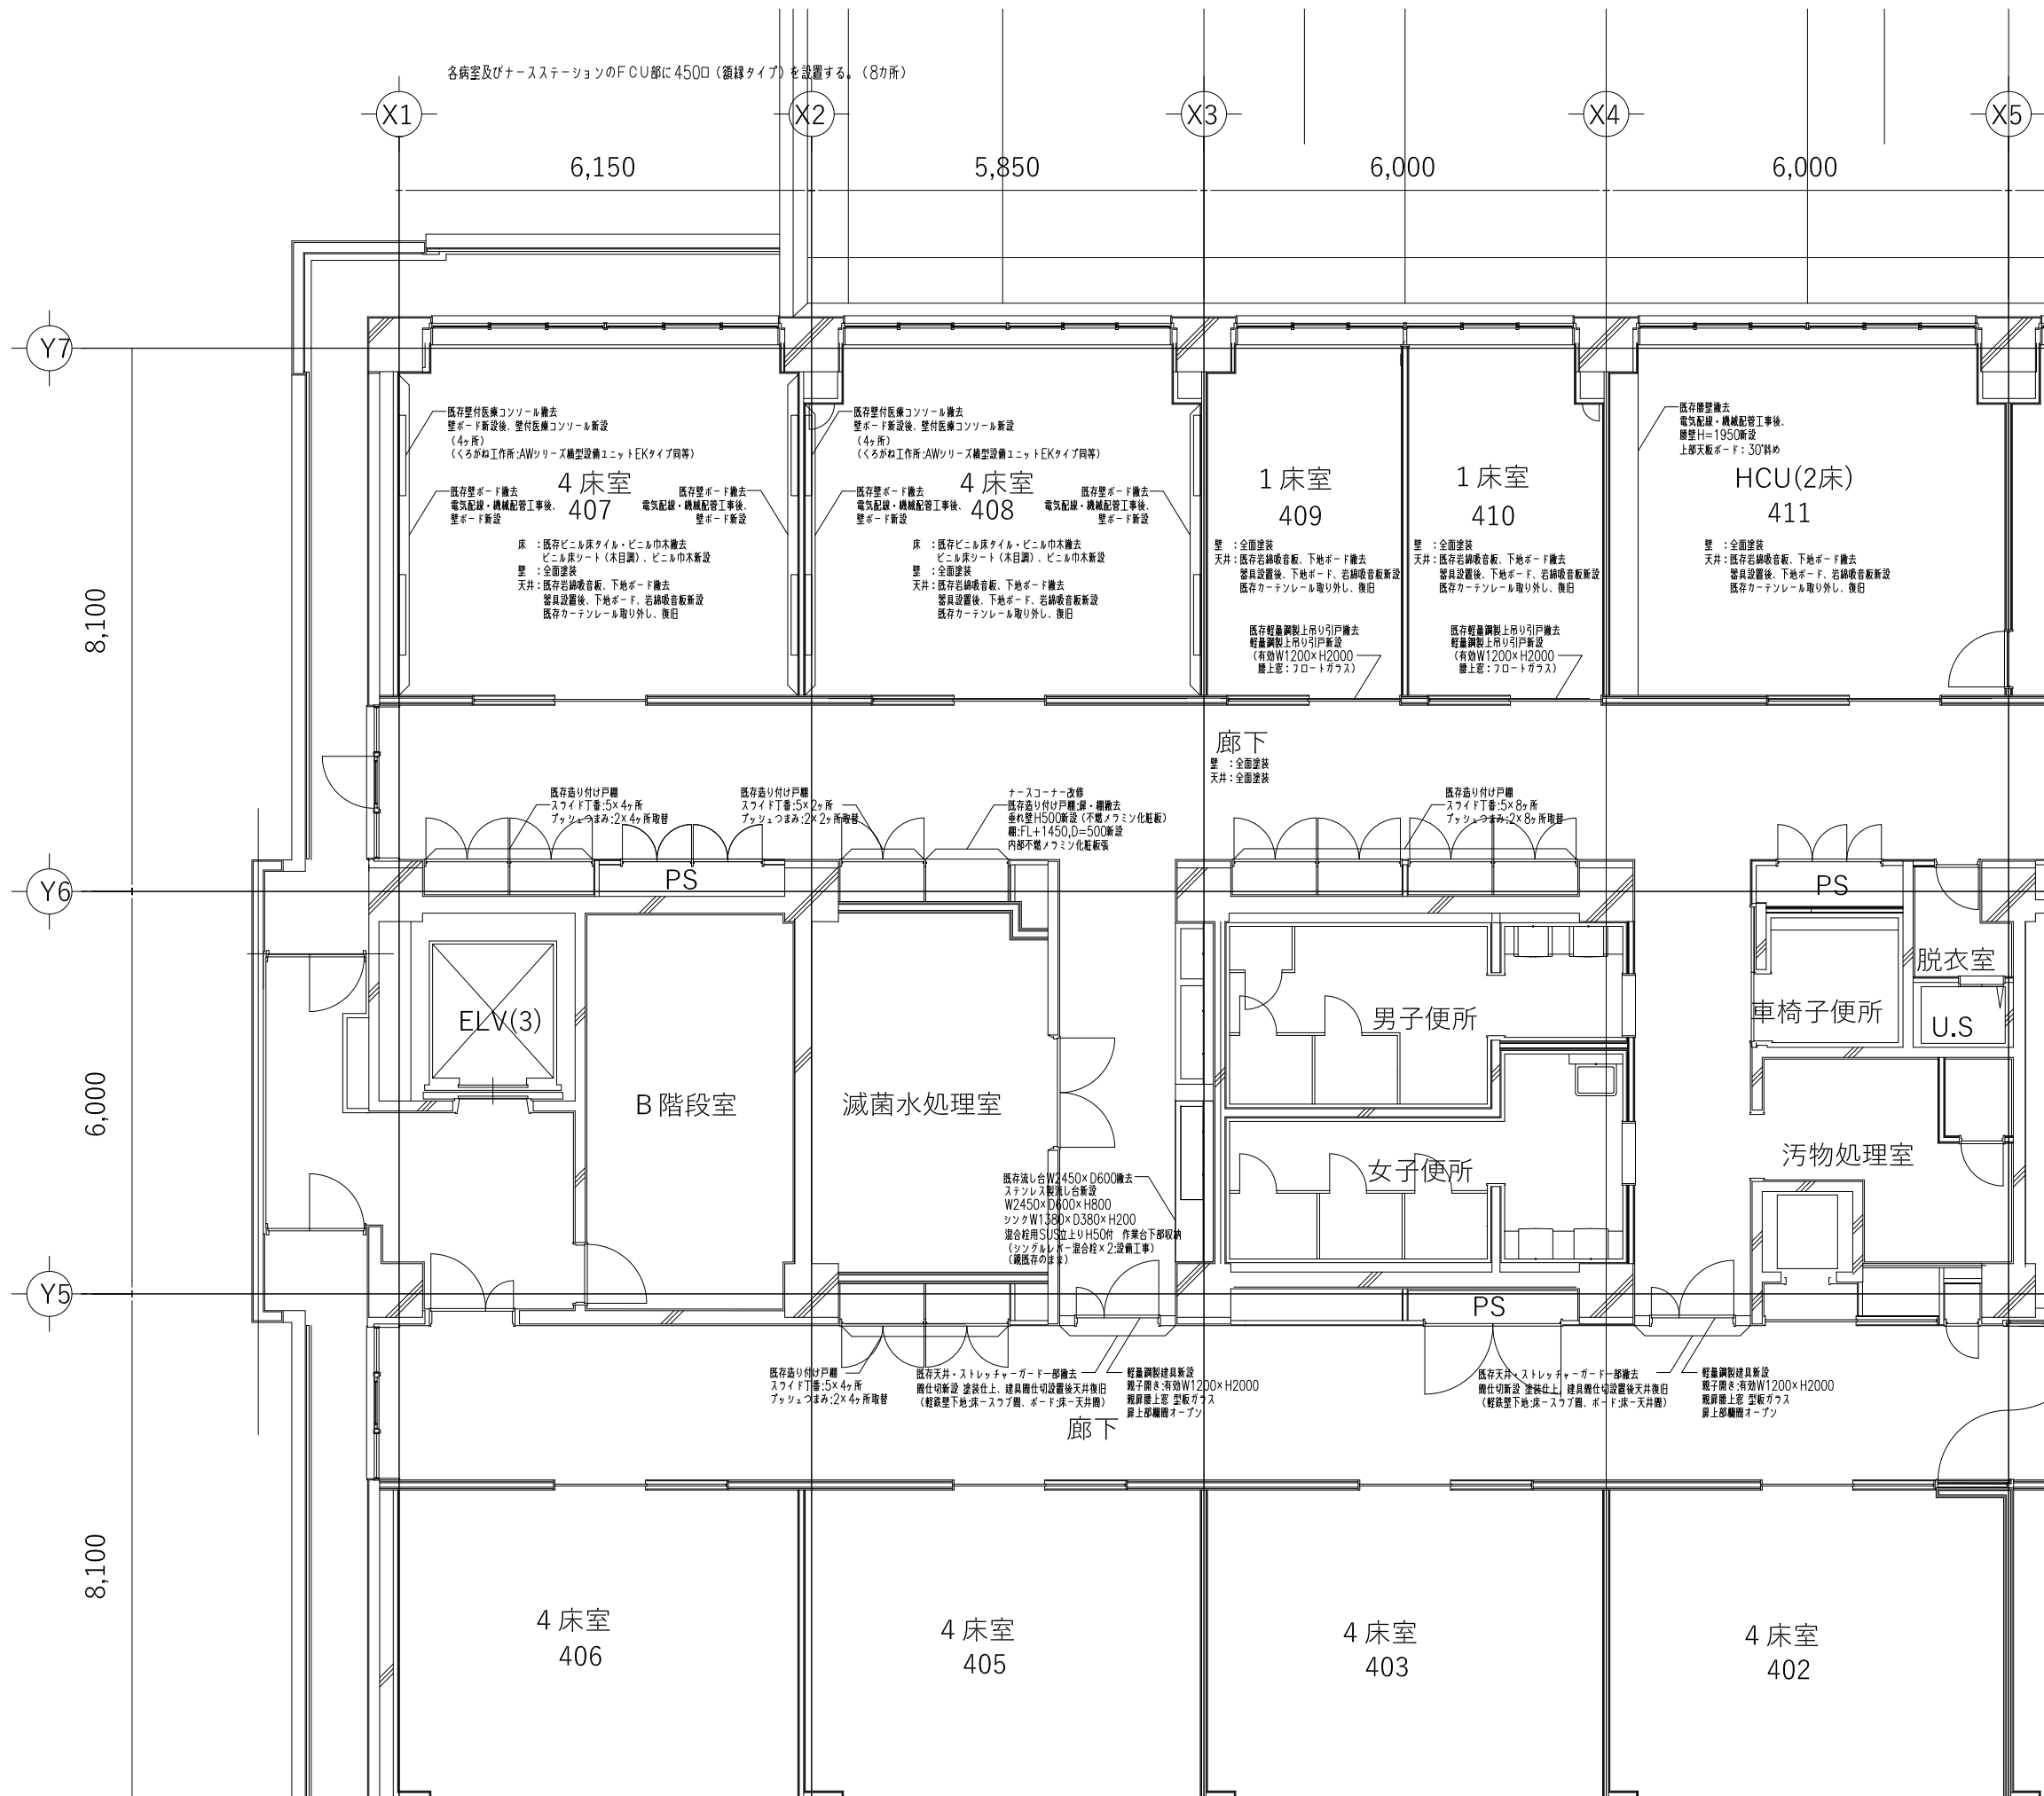

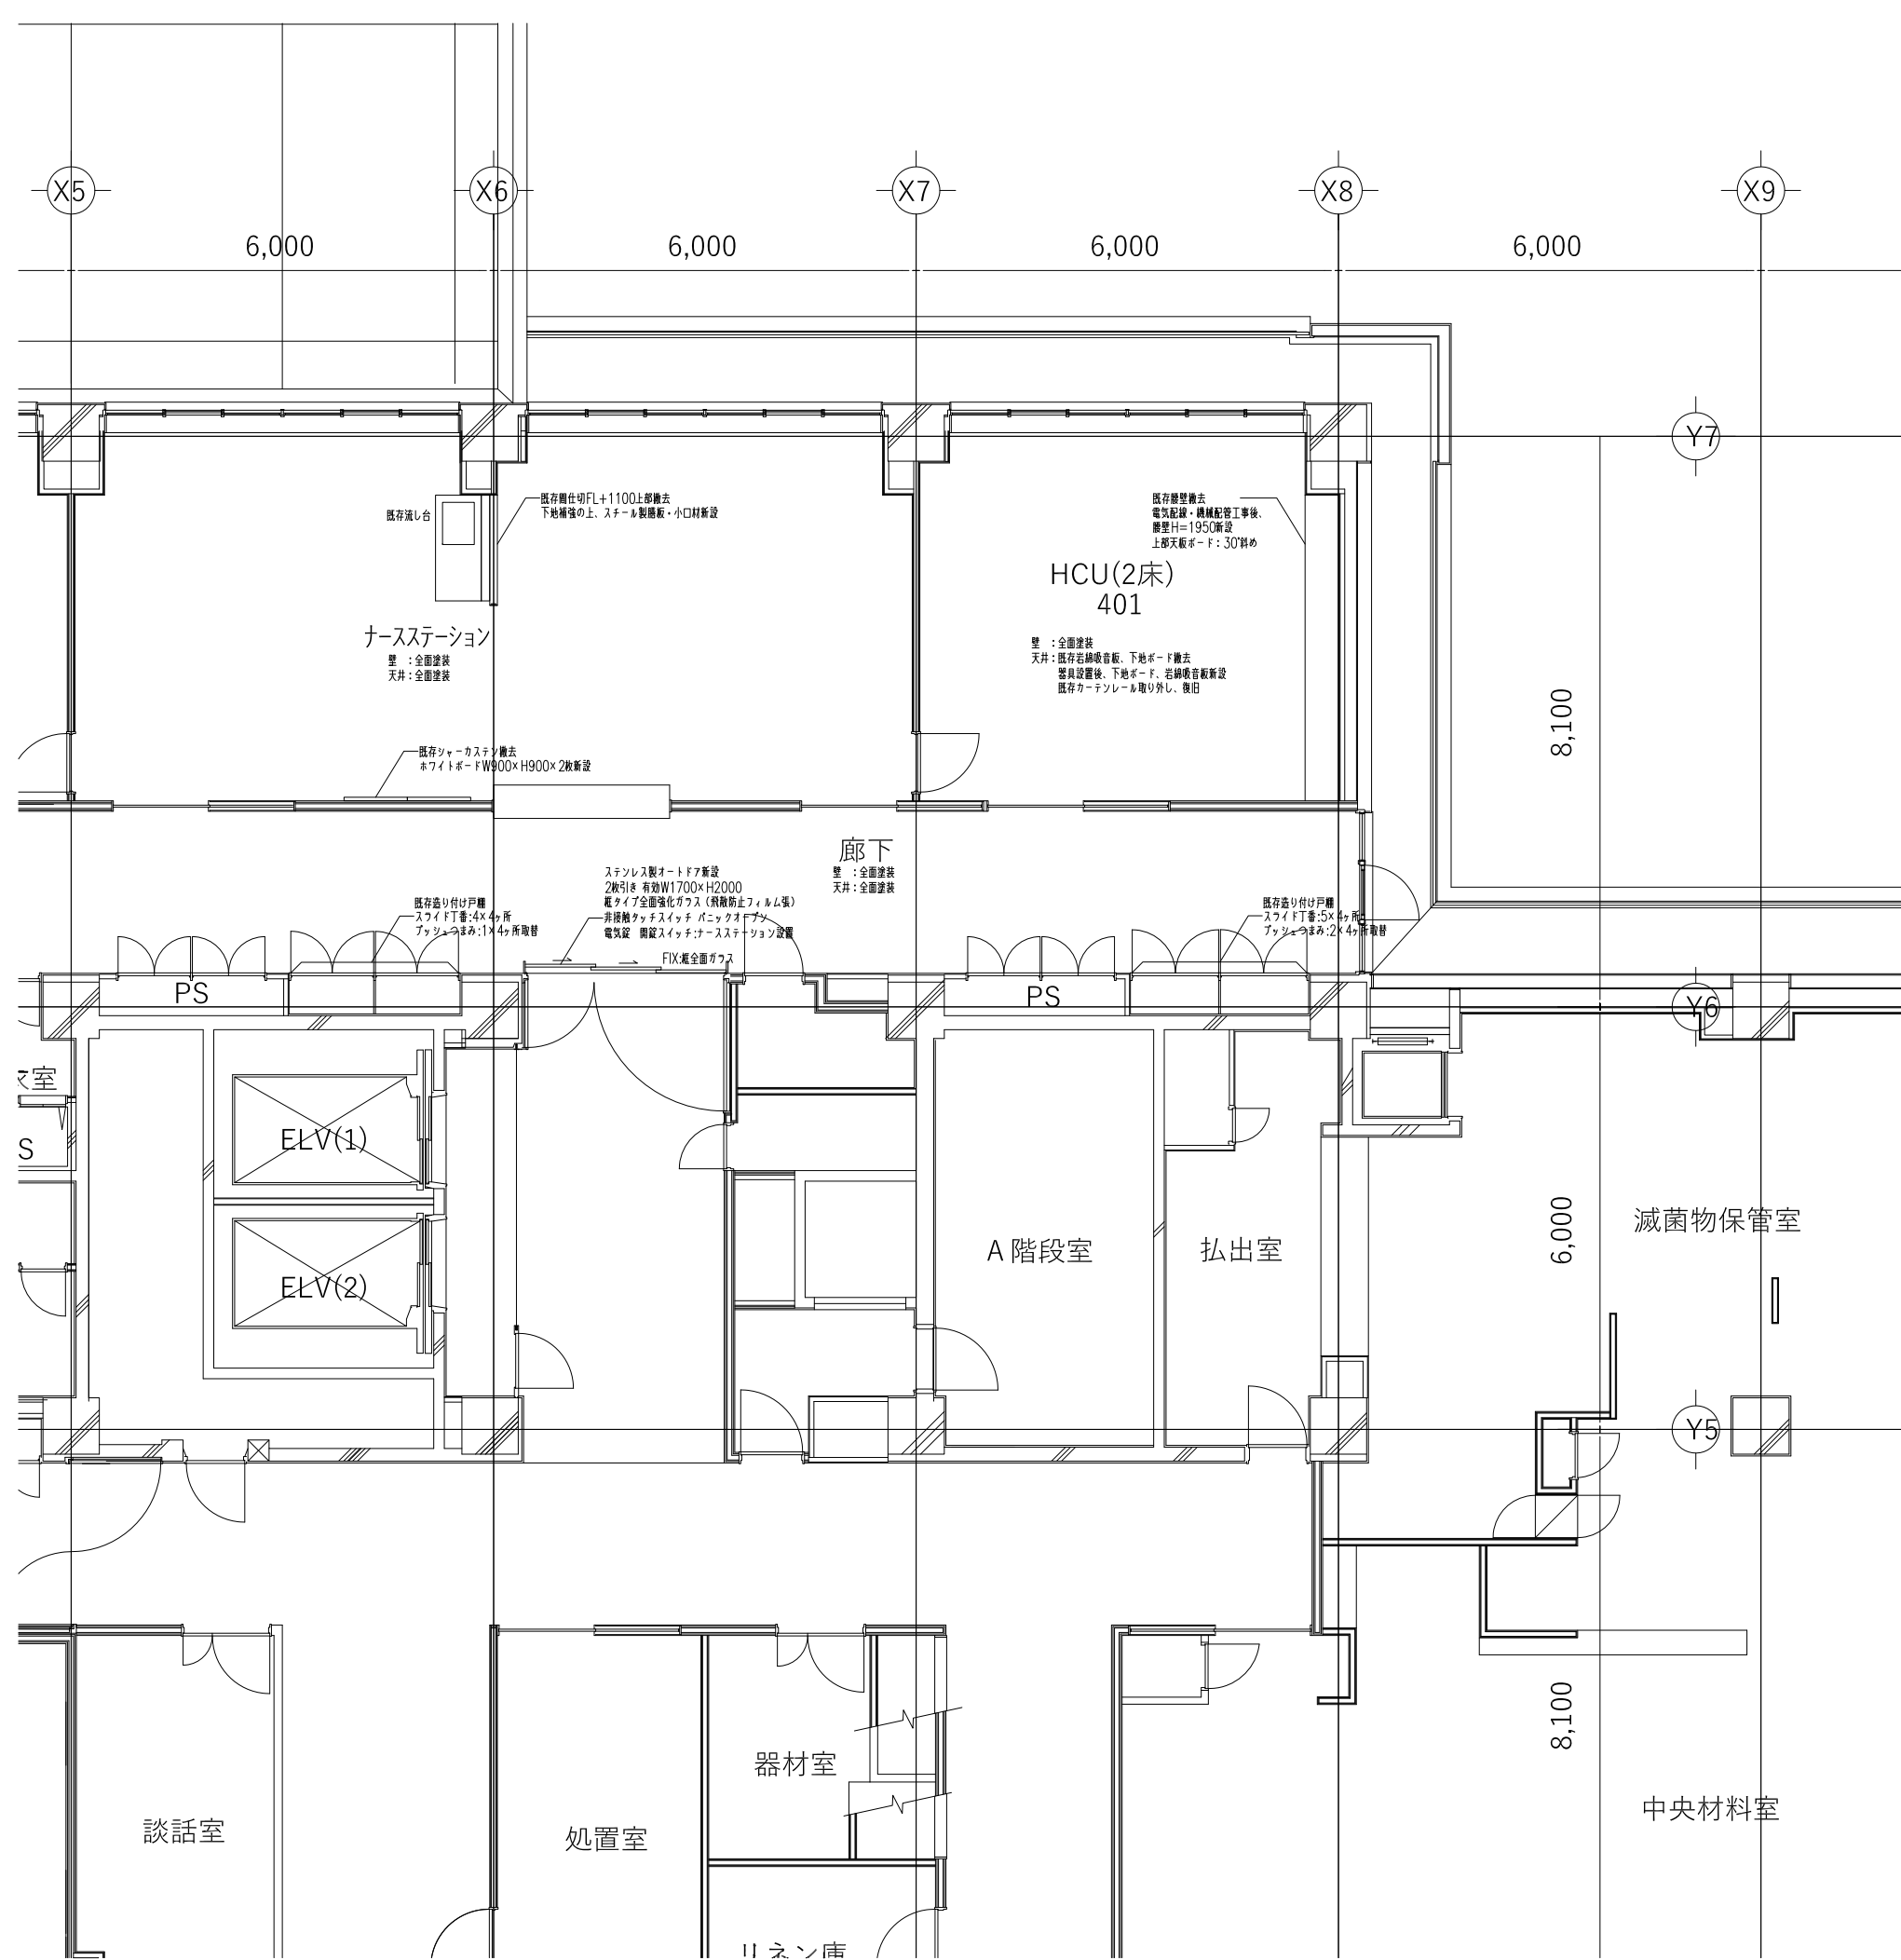





階	室名	床		巾木		壁		柱型及び梁型		回り縁		天井		備考	
		防*	下地	レベル	下地	BH	下地	下地	下地	下地	CH				
4F	調剤室-1													SK、ライニング、SUS流し台、吊戸棚	
	医薬品情報室			+50										ライニング、SUS流し台、吊戸棚	
	保冷薬品庫														
	WC(1)男女													ブース、SK、ライニング、洗面台、鏡、照明ボックス、手摺	
	WC(HC)													洗面台、鏡、照明ボックス、手摺	
	WC(2)														
	脱衣室														
	廊下(1)														備品類、ストレッチャーガード、キックガード
	廊下(2)														ストレッチャーガード、キックガード
	カート収納庫														
	薬品庫														
引出し室														バスボックス	
5F	4床室													カーテンレール	
	1床室													カーテンレール	
	〃 WC														
	HCU2床室													カーテンレール	
	洗面コーナー													SUS流し台	
	洗髪コーナー													カーテンレール	
	脱衣室														
	汚物処理室(1)													SK、ライニング、SUS流し台、吊戸棚	
	倉庫														
	食堂談話室														カウンター(下部収納)
	湯沸室														ライニング、SUS流し台、吊戸棚
面会ホール														張り機	
ナースステーション														カウンター、ライニング、SUS流し台、吊戸棚	



石膏ボード(PB) 9.5 mm	不燃第1004号	塗料	基材等第0001号	クロス貼1級(不燃下地)	壁装材第0002号不燃
石膏ボード(PB) 12.5 mm	不燃第1027号	リシン吹付	基材等第0004号	1級(不燃下地)	不燃
化粧石膏ボード(化粧PB) 9.5 mm	準不燃第2016号	パーライト吹付	基材等第0004号	2級(不燃下地)	第0004号不燃
石綿ケイ酸カルシウム板(マイカル板)	不燃第1061号	内装用吹付タイル	基材等第0005号	2級(不燃下地)	不燃
フレキシブルボード	不燃第1001号	紙壁紙1級(不燃下地)	壁装材第0001号不燃	ビニルクロス2級(不燃下地)	第0003号不燃
岩綿吸音板(成型岩綿吸音板とも)	不燃第1021号	1級(不燃下地)	準不燃	ビニルクロス2級(準不燃下地)	準不燃
岩綿吹付	不燃第1023号	2級(不燃下地)	準不燃	1級ビニルクロス1級(不燃下地)	壁装材第0005号不燃
グラスワール	不燃第1031号	2級(不燃下地)	準不燃	1級ビニルクロス1級(準不燃下地)	準不燃


DP	油性調合ペイント	OS	オイルステイン
SOP	合成樹脂調合ペイント	CL	クリアクラッカー
FP	フタル酸樹脂エナメル		
VP	塩化ビニルエナメル		
AP	アクリルエナメル		
EP(1)	アクリル系エマルジョン塗		
EP(2)	酢ビ系エマルジョン塗		
	特記以外はSOP		


1時間耐火壁	W-1059号	LG5下地A15+15PB板面張り (PBは硝子繊維入り強化石膏ボード)
2時間耐火壁	W-2101号	LG5下地A21+21PB板面張り (PBは硝子繊維入り強化石膏ボード)
防火昇壁	防火1B4号	LG5下地A9+12PB板面張り (PBは準不燃石膏ボード)
軽鉄間仕切扉用スタッド寸法	高さ3.7M以下 65x45x0.8 高さ3.7M~4.5M 90x45x0.8 高さ4.5M~5.0M 100x45x0.8	

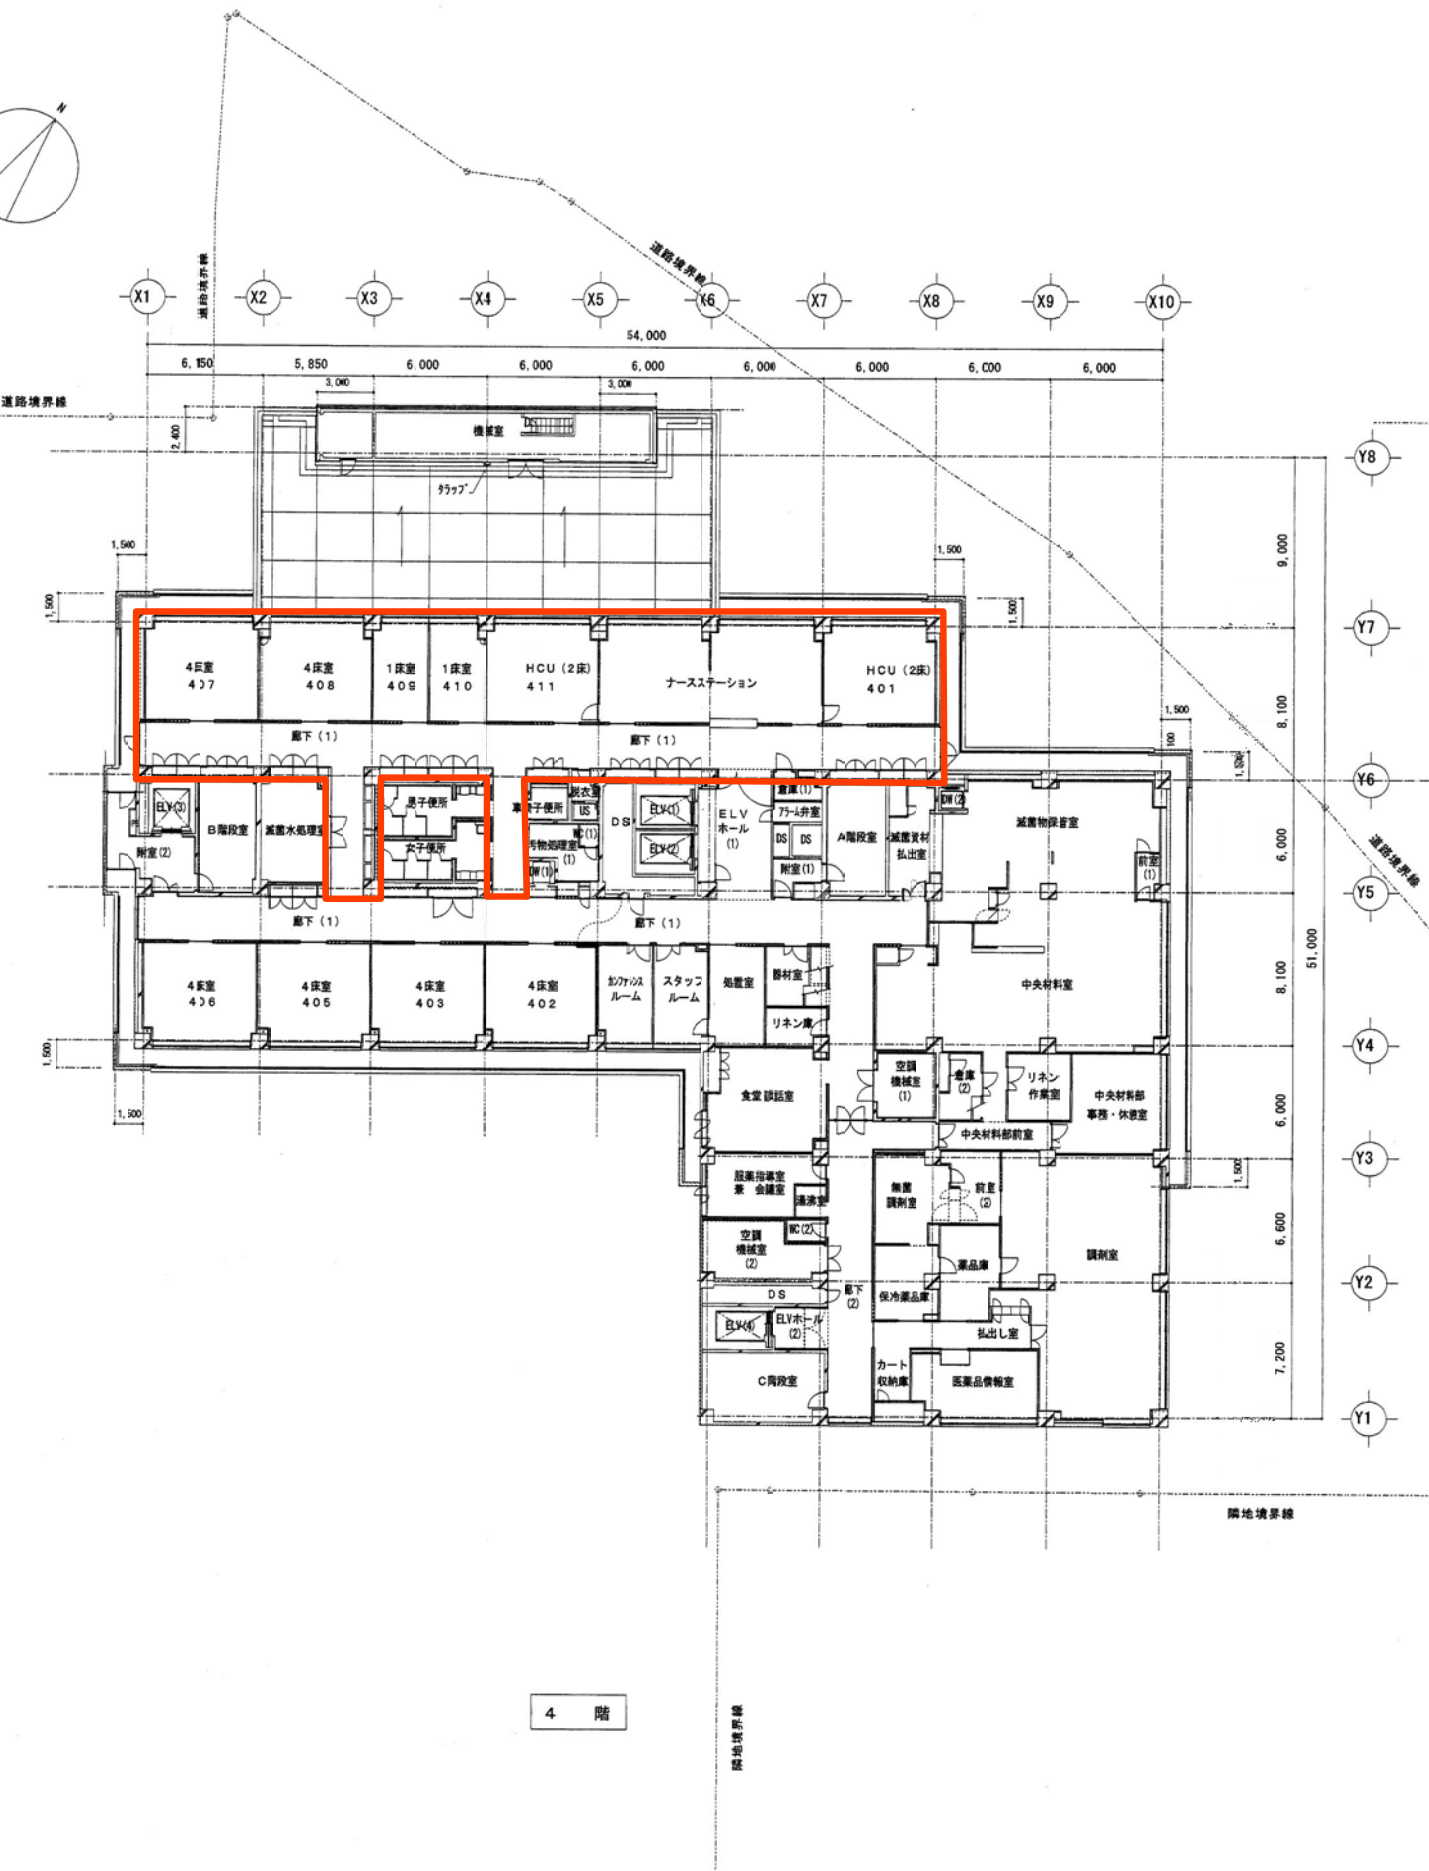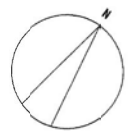





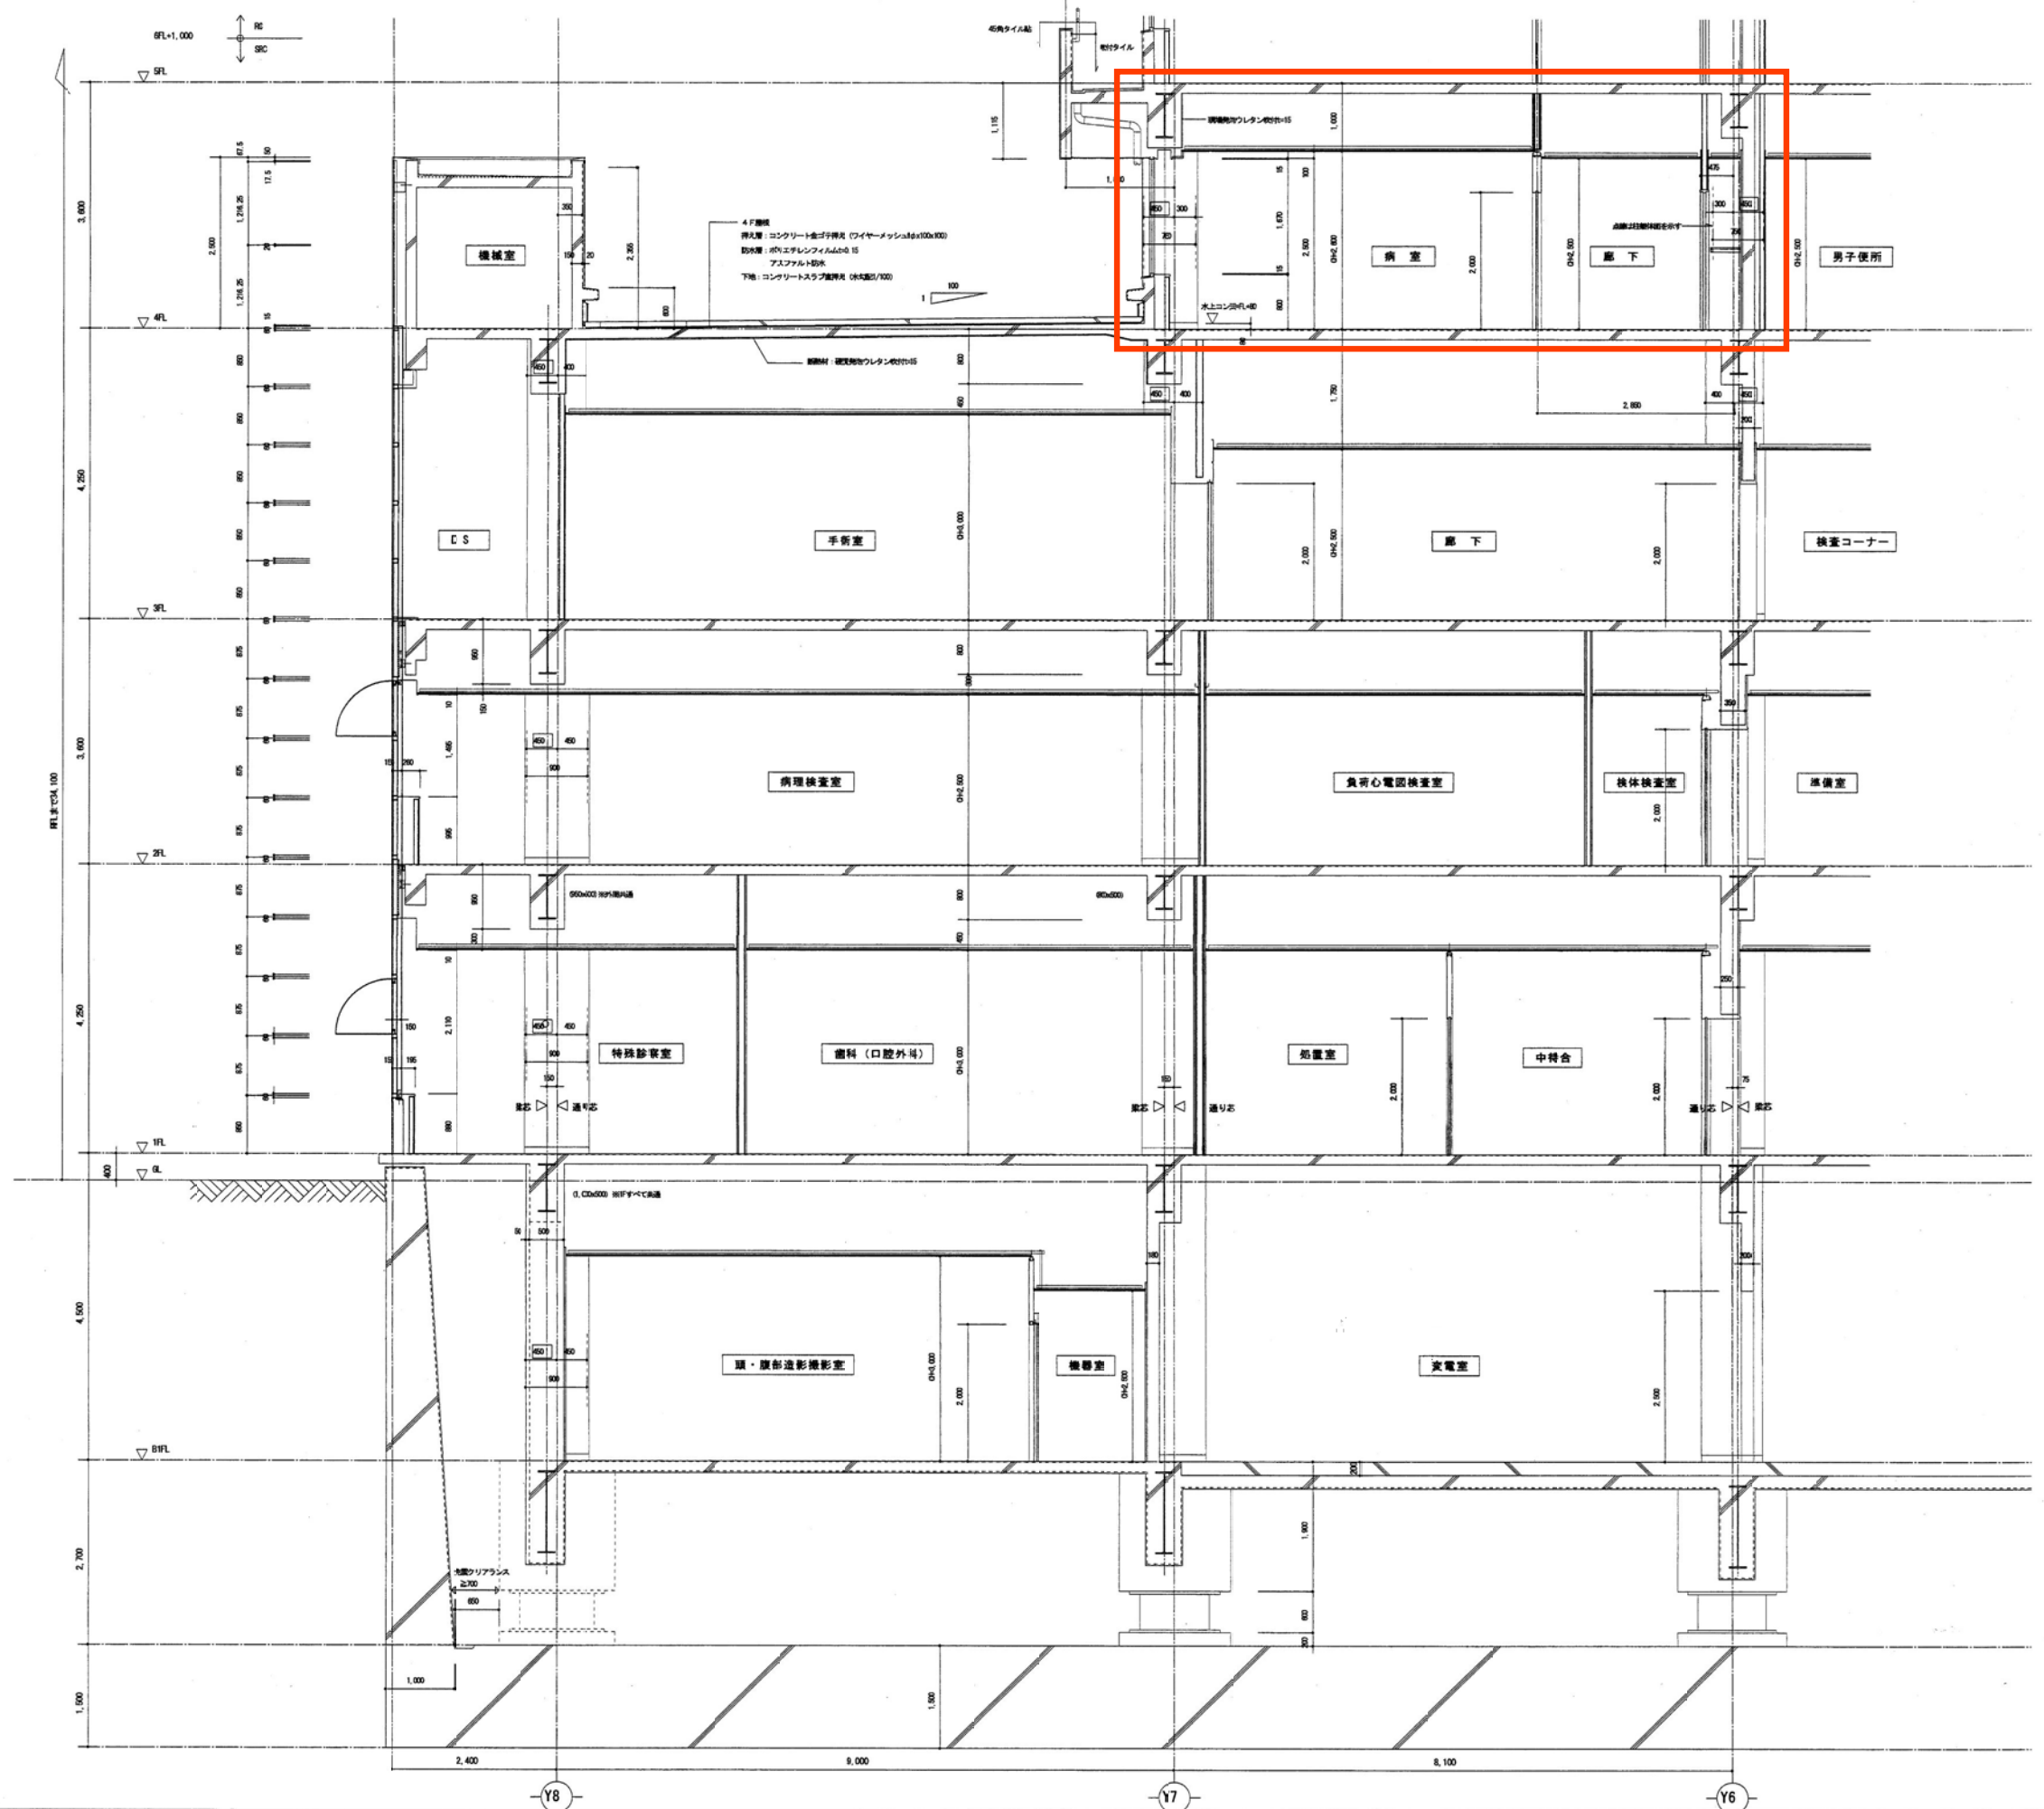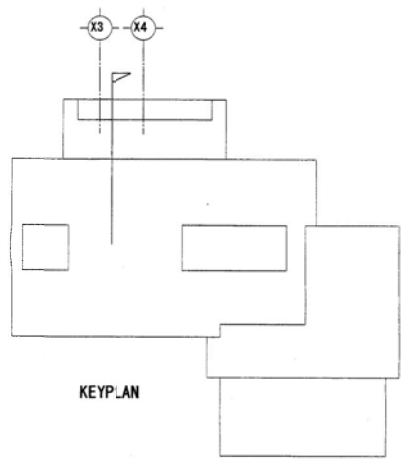

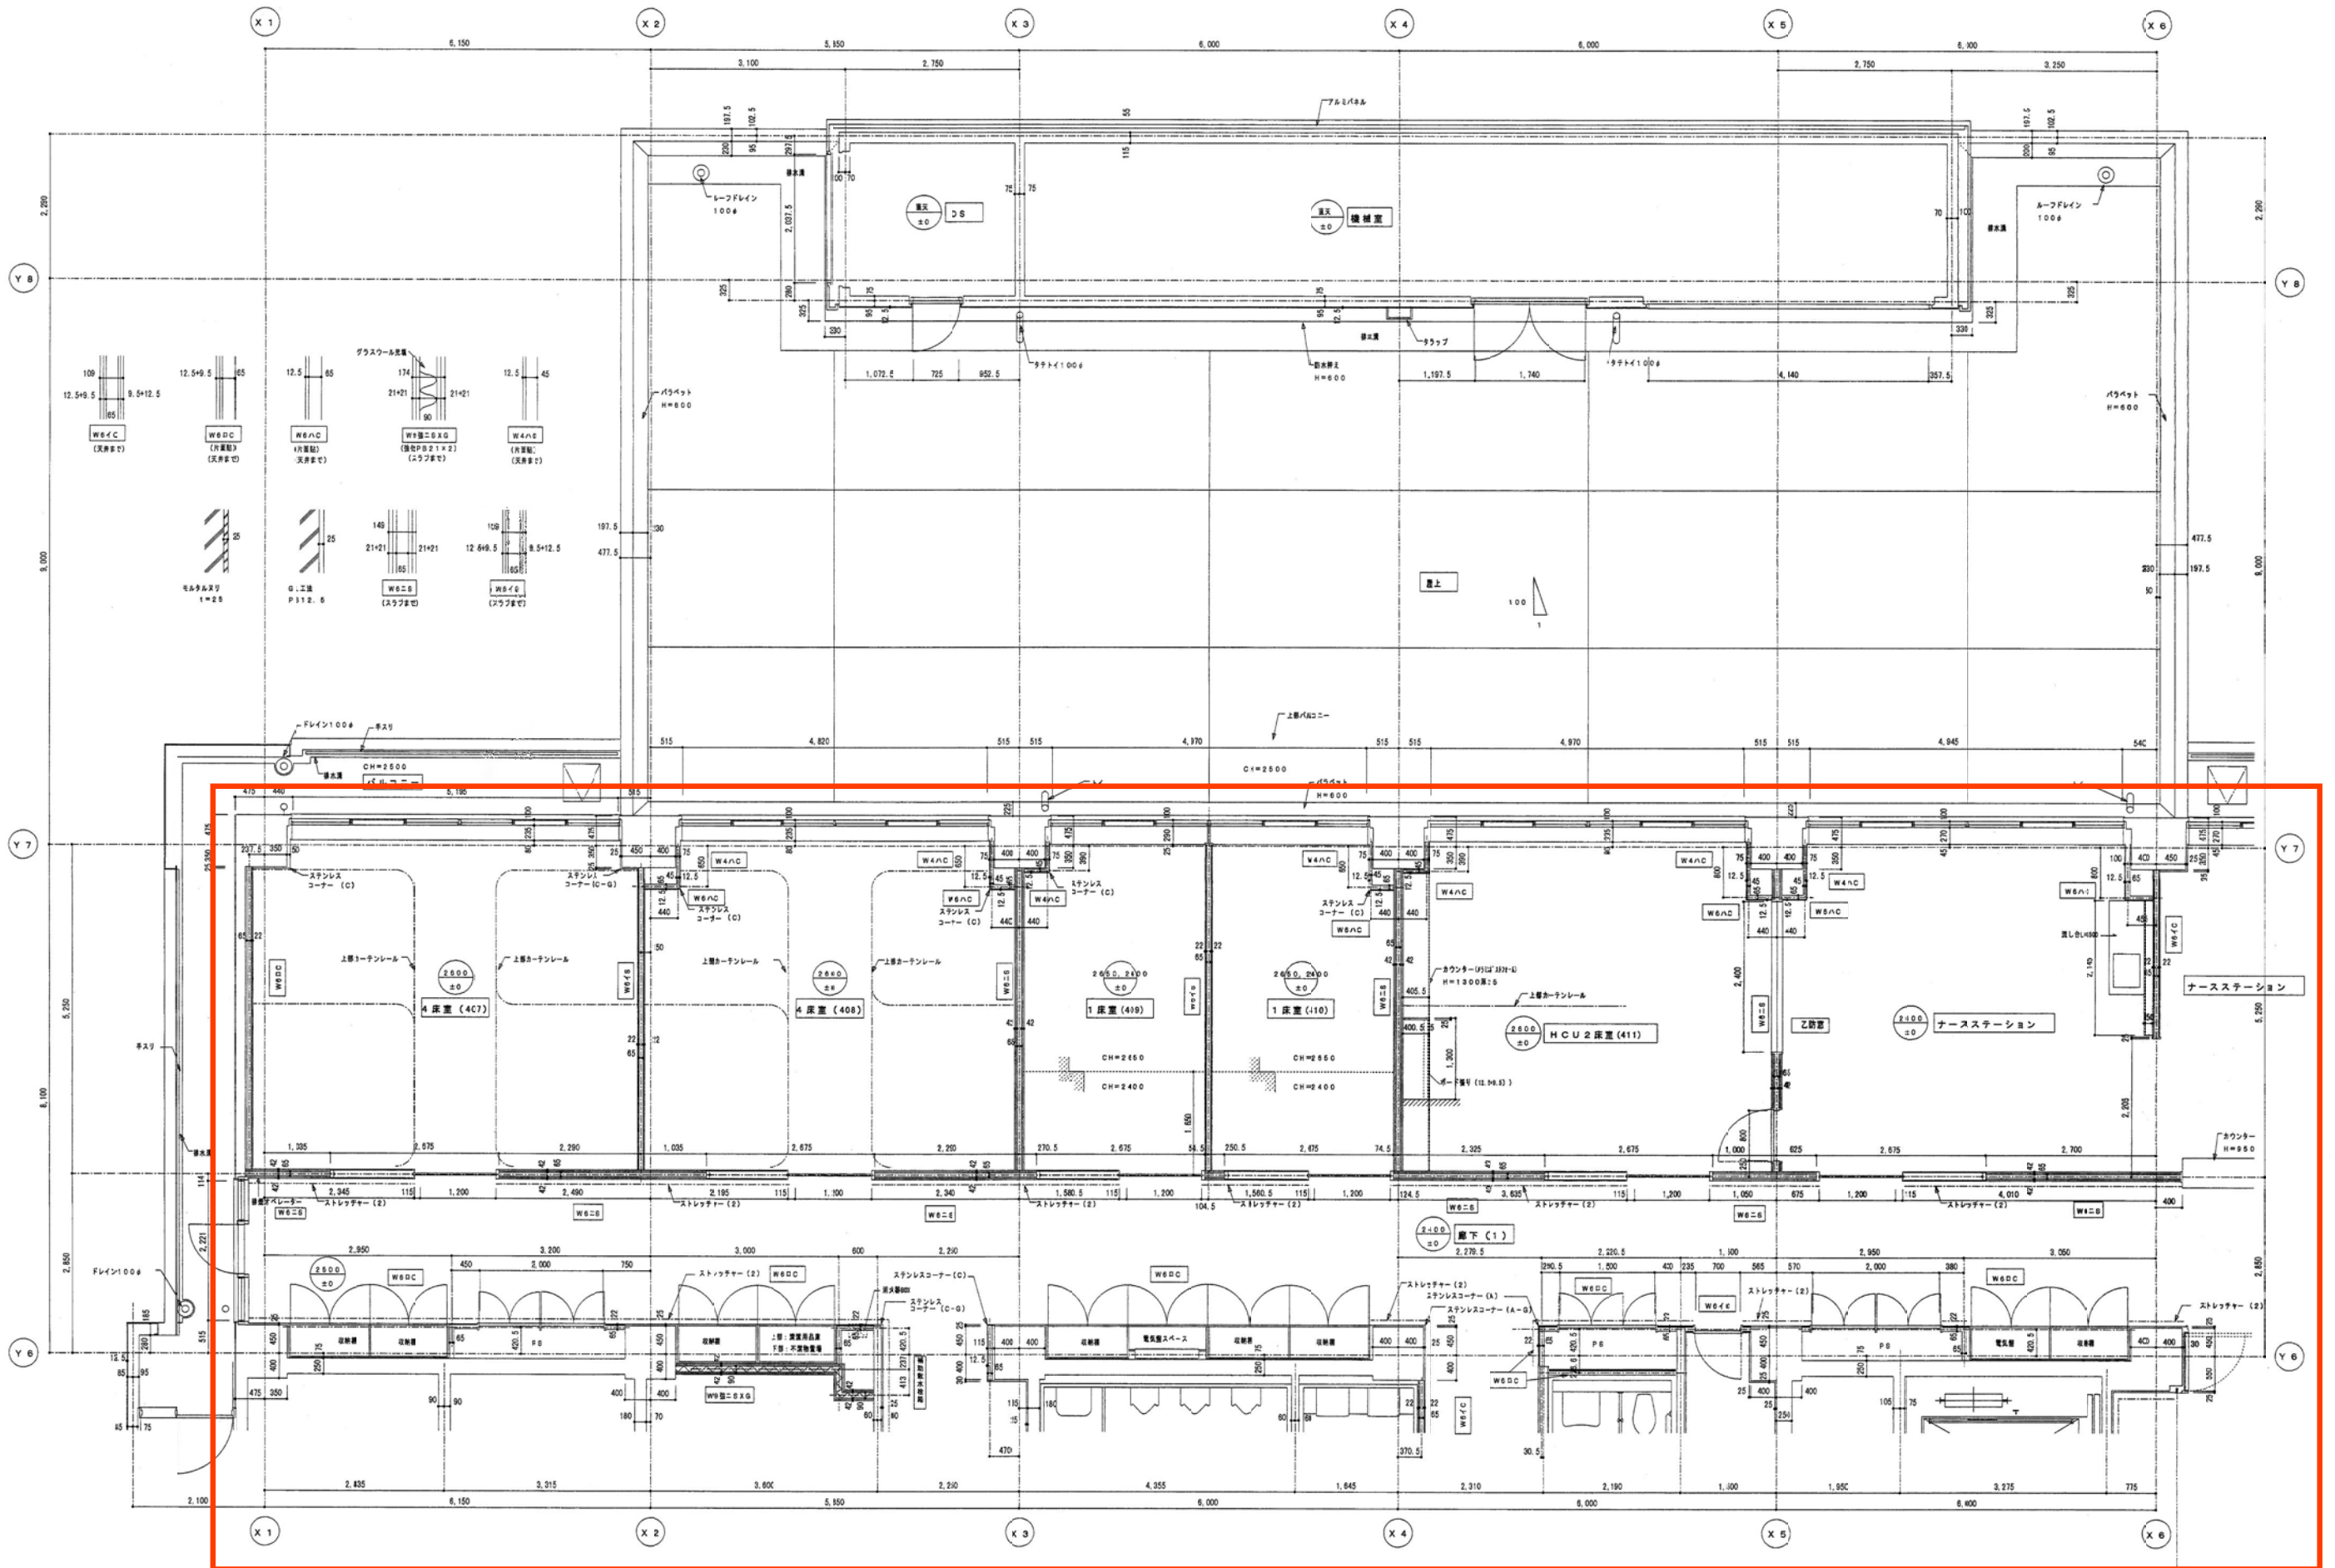

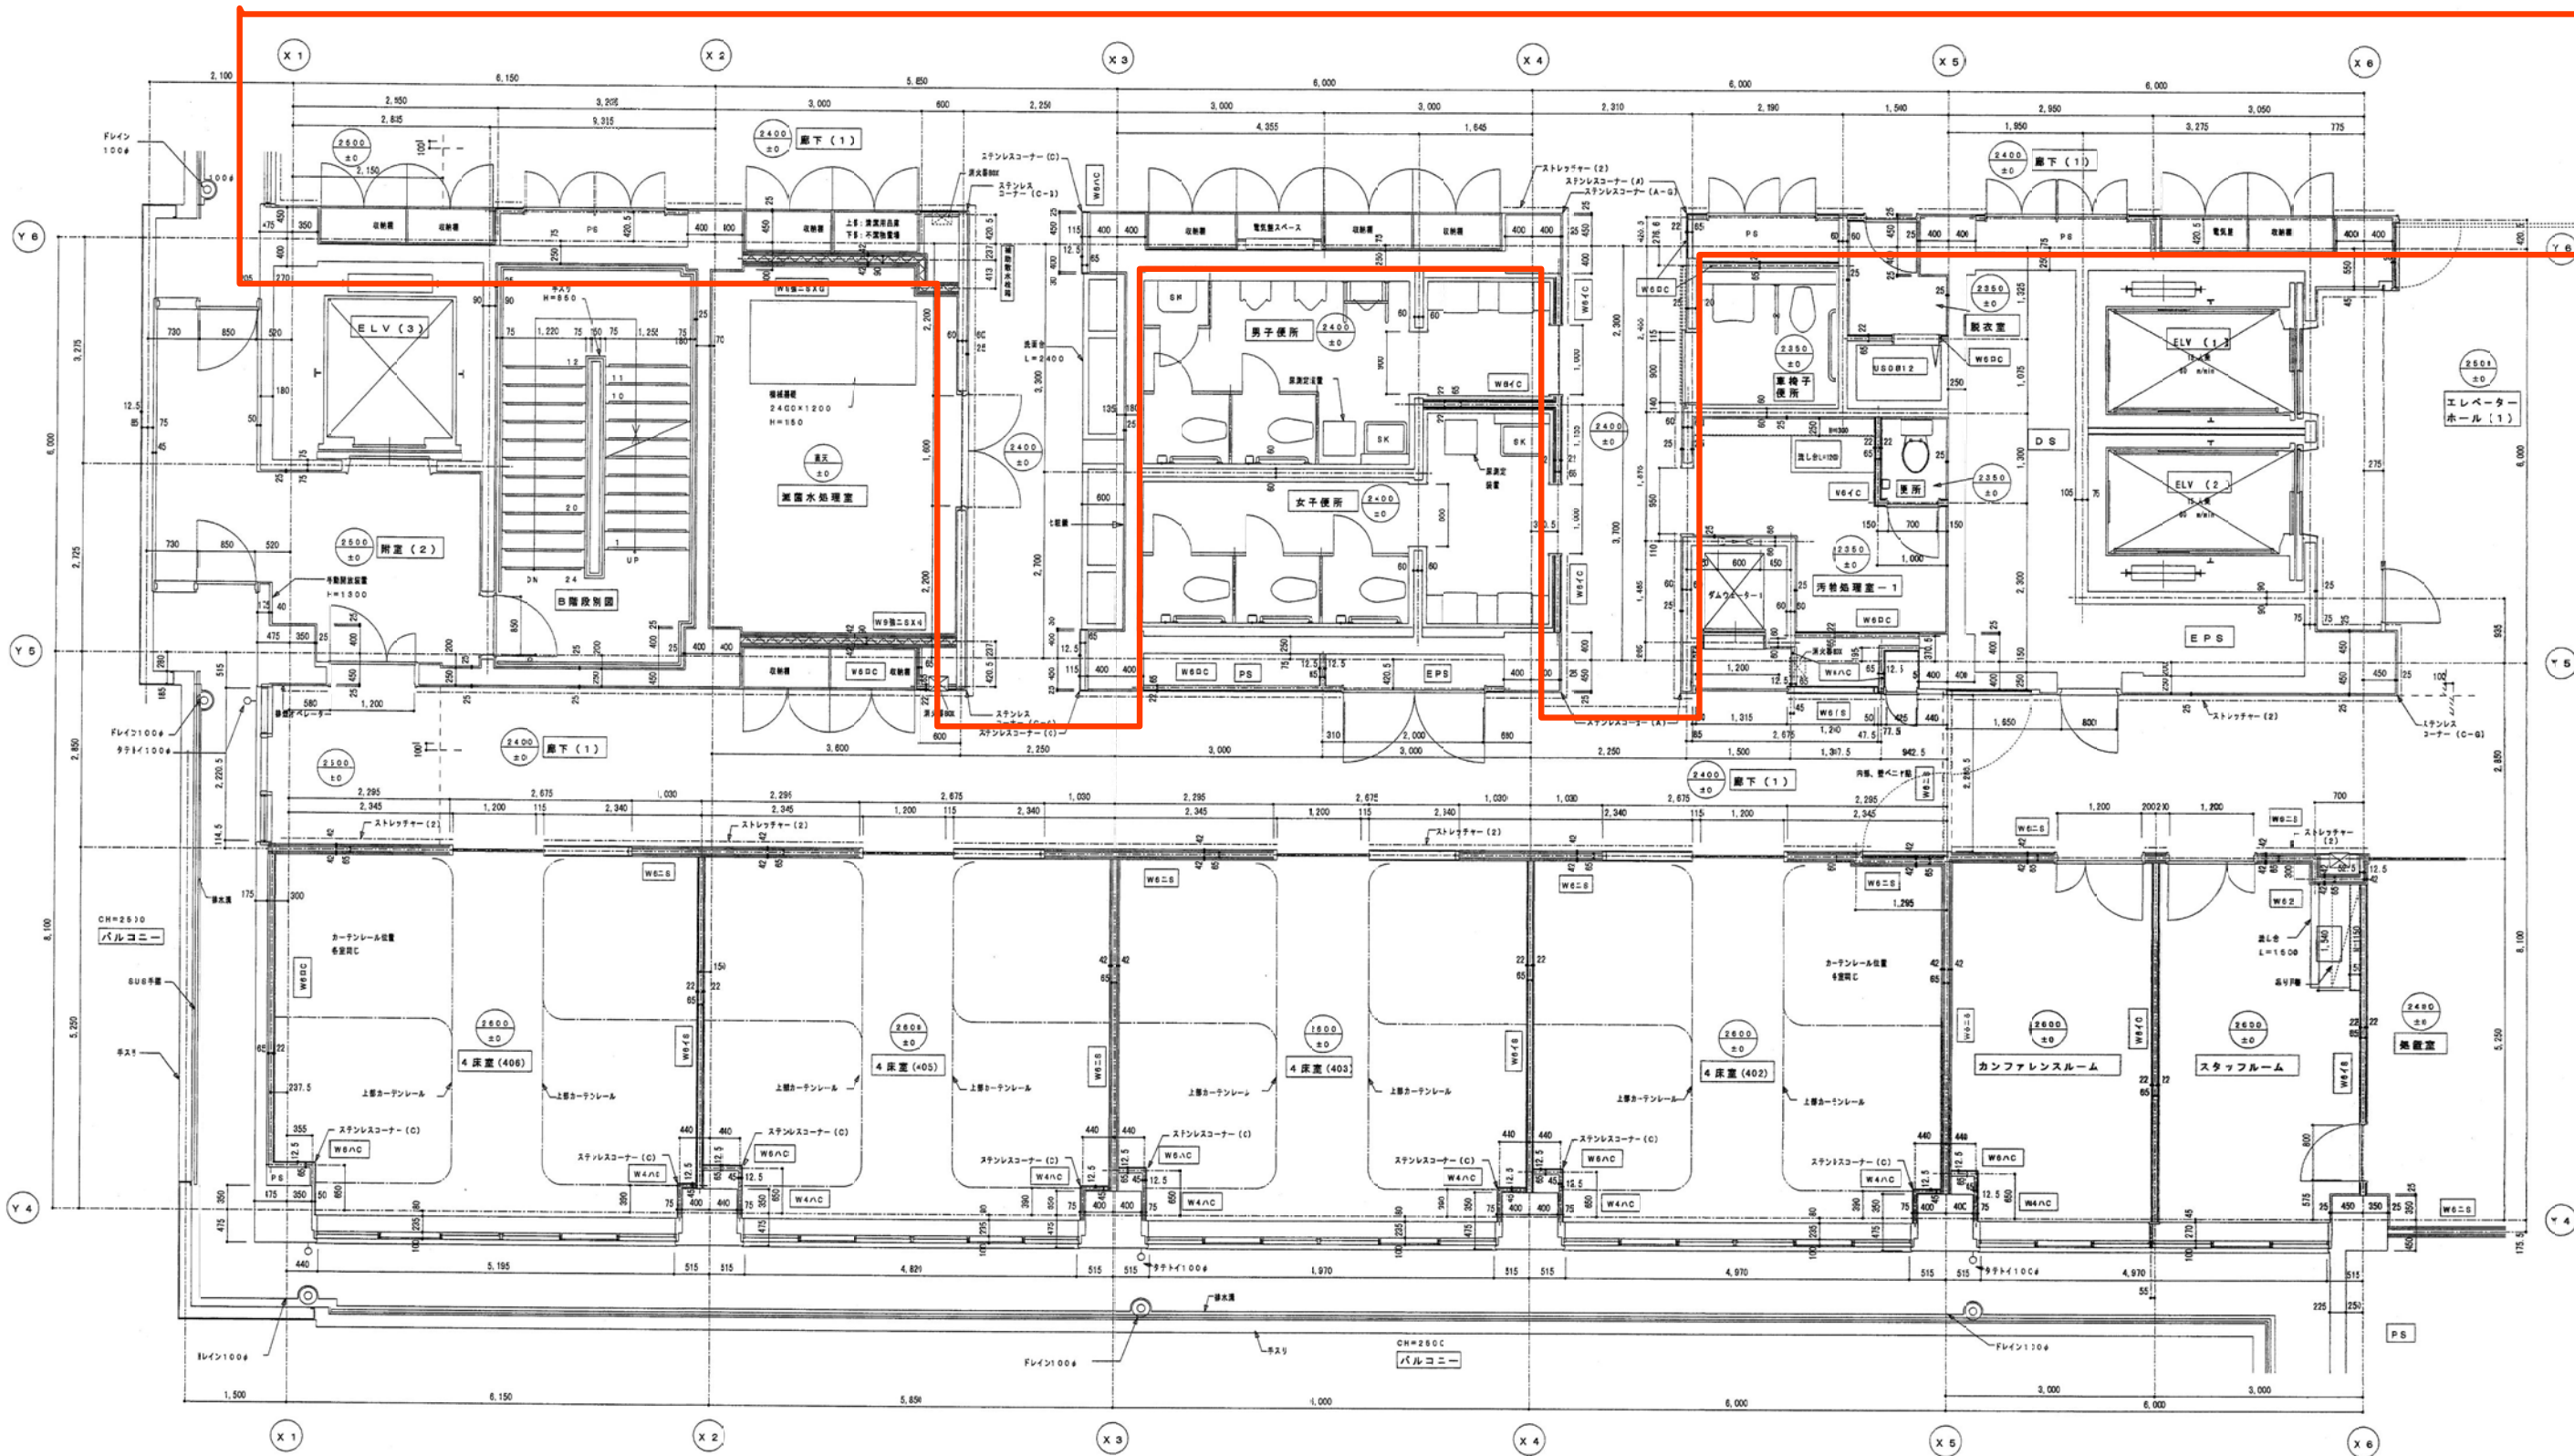

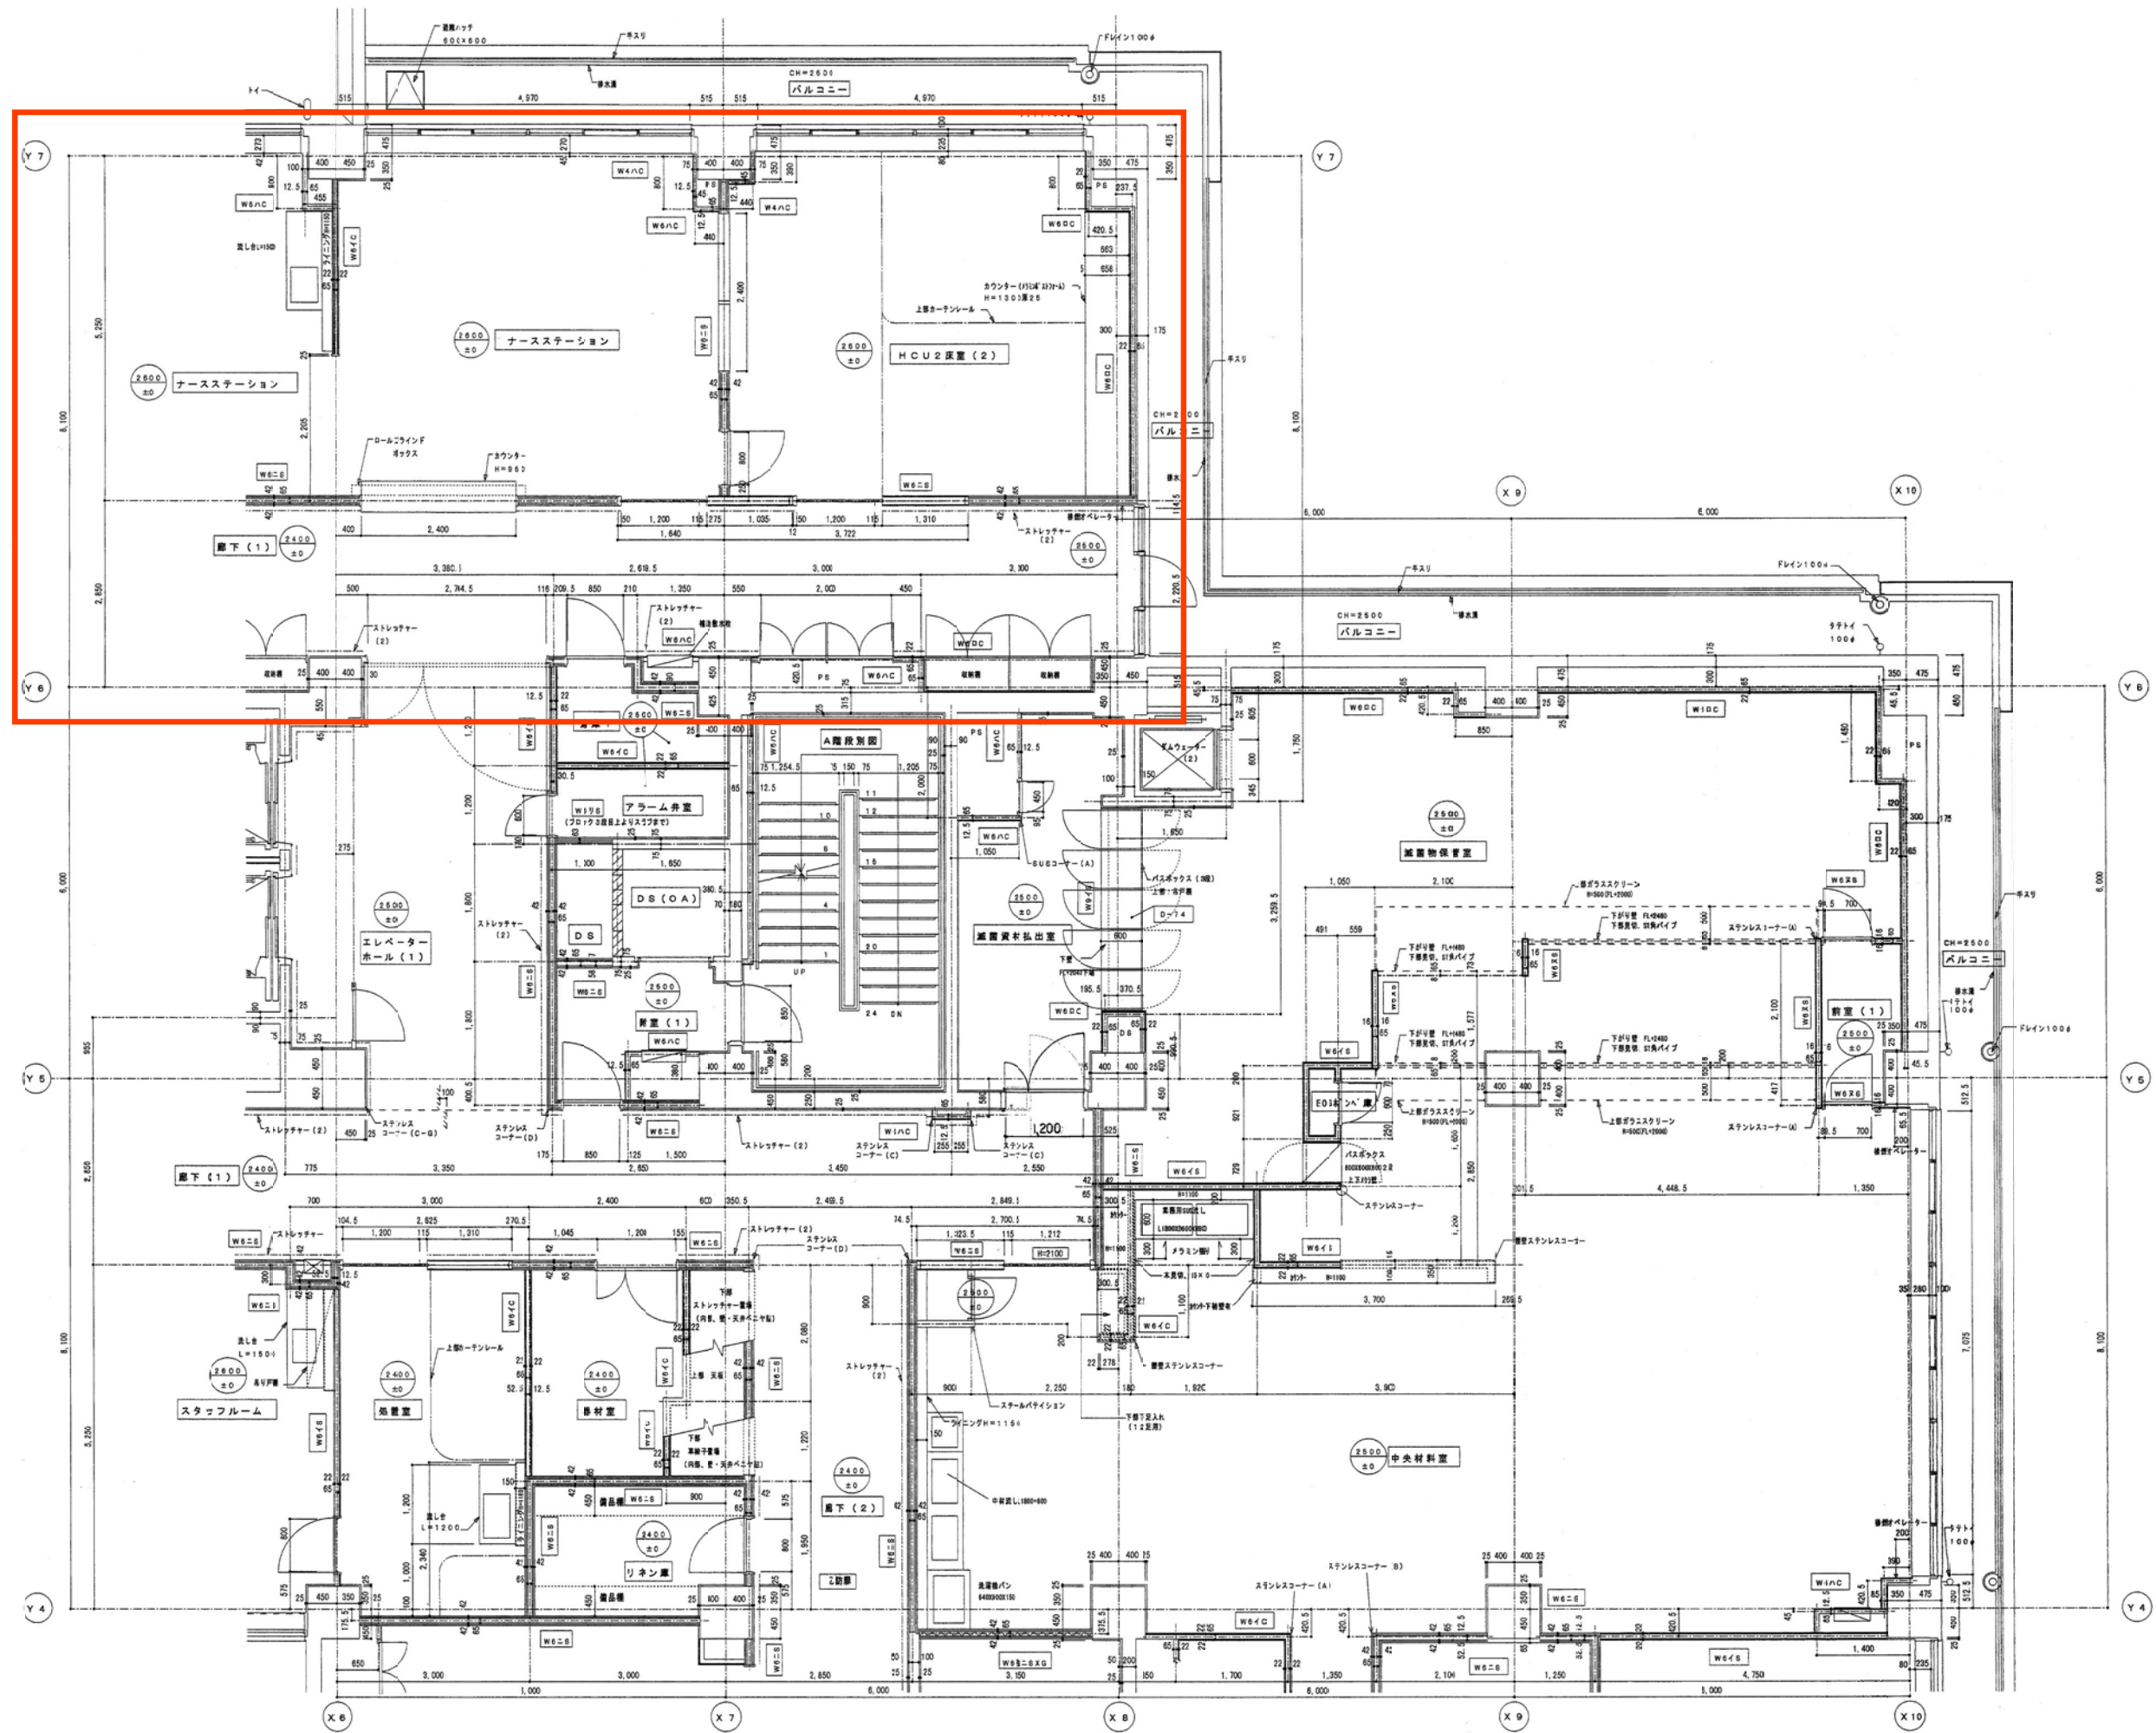

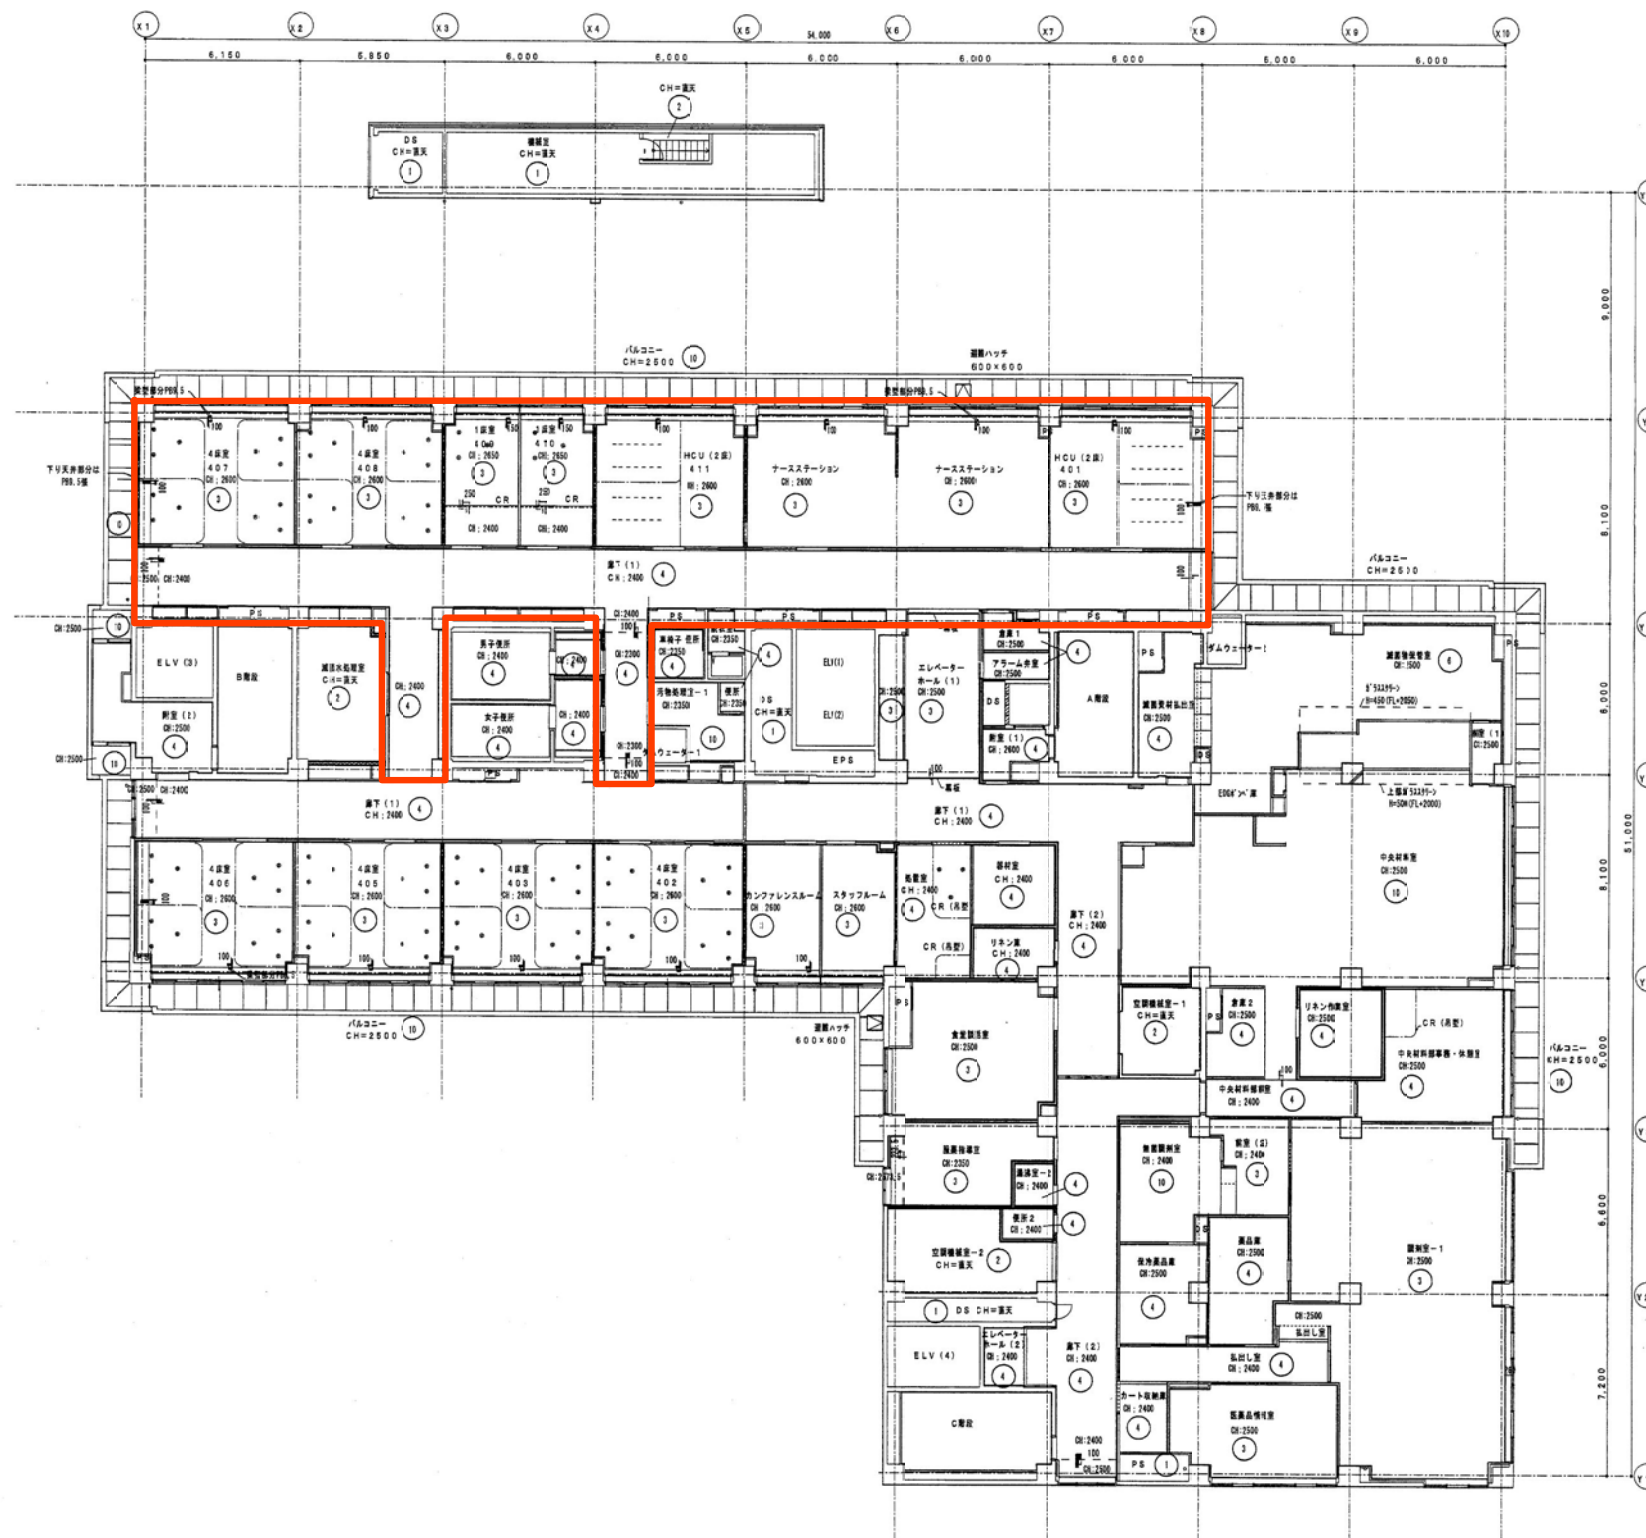

4 階

- 設備ルート
- \* 設備フック
- ホールレベル

図号	仕上げ
①	コンクリート打設し仕上げ
②	ガラス/カーペット/フローリング/ガラスクロス/壁紙/天井止り
③	床材: 敷居付床 (R, SPY等)
④	④ 1/2 化粧床
⑤	⑤ フレキシブルボード目隠し壁の上塗り
⑥	⑥ 1/2 化粧壁の上塗り
⑦	アルミ/カーテン
⑧	床材付コナリ
⑨	バスタブ (床下埋)
⑩	⑩ ケイ酸カルシウム珪砂目隠し壁の上塗り
⑪	コンクリート打設し化粧の上 印
⑫	手帳入れ/パネル等
⑬	アルミ/パネル ⑬ 2

AW	a	b	c	d	e	f	g	h0	h1	h3
	02		10	11	12		20	21	22	23
	24	25	30	31	32	40	04	42	43	
SD / LD / RPD	a	b	c	d	e	f	g	h	i	j, j'
	k	l	m	HD	a	b	c, c'	d, d'	e	f, f'
	h	i	j				SW / RPH	a	b	c
							AW	44		